


**PŘECHODNÉ DOPRAVNÍ ZNAČENÍ - SITUACE
FÁZE PŘI PROVÁDĚNÍ STAVBY V KŘIŽOVATCE**

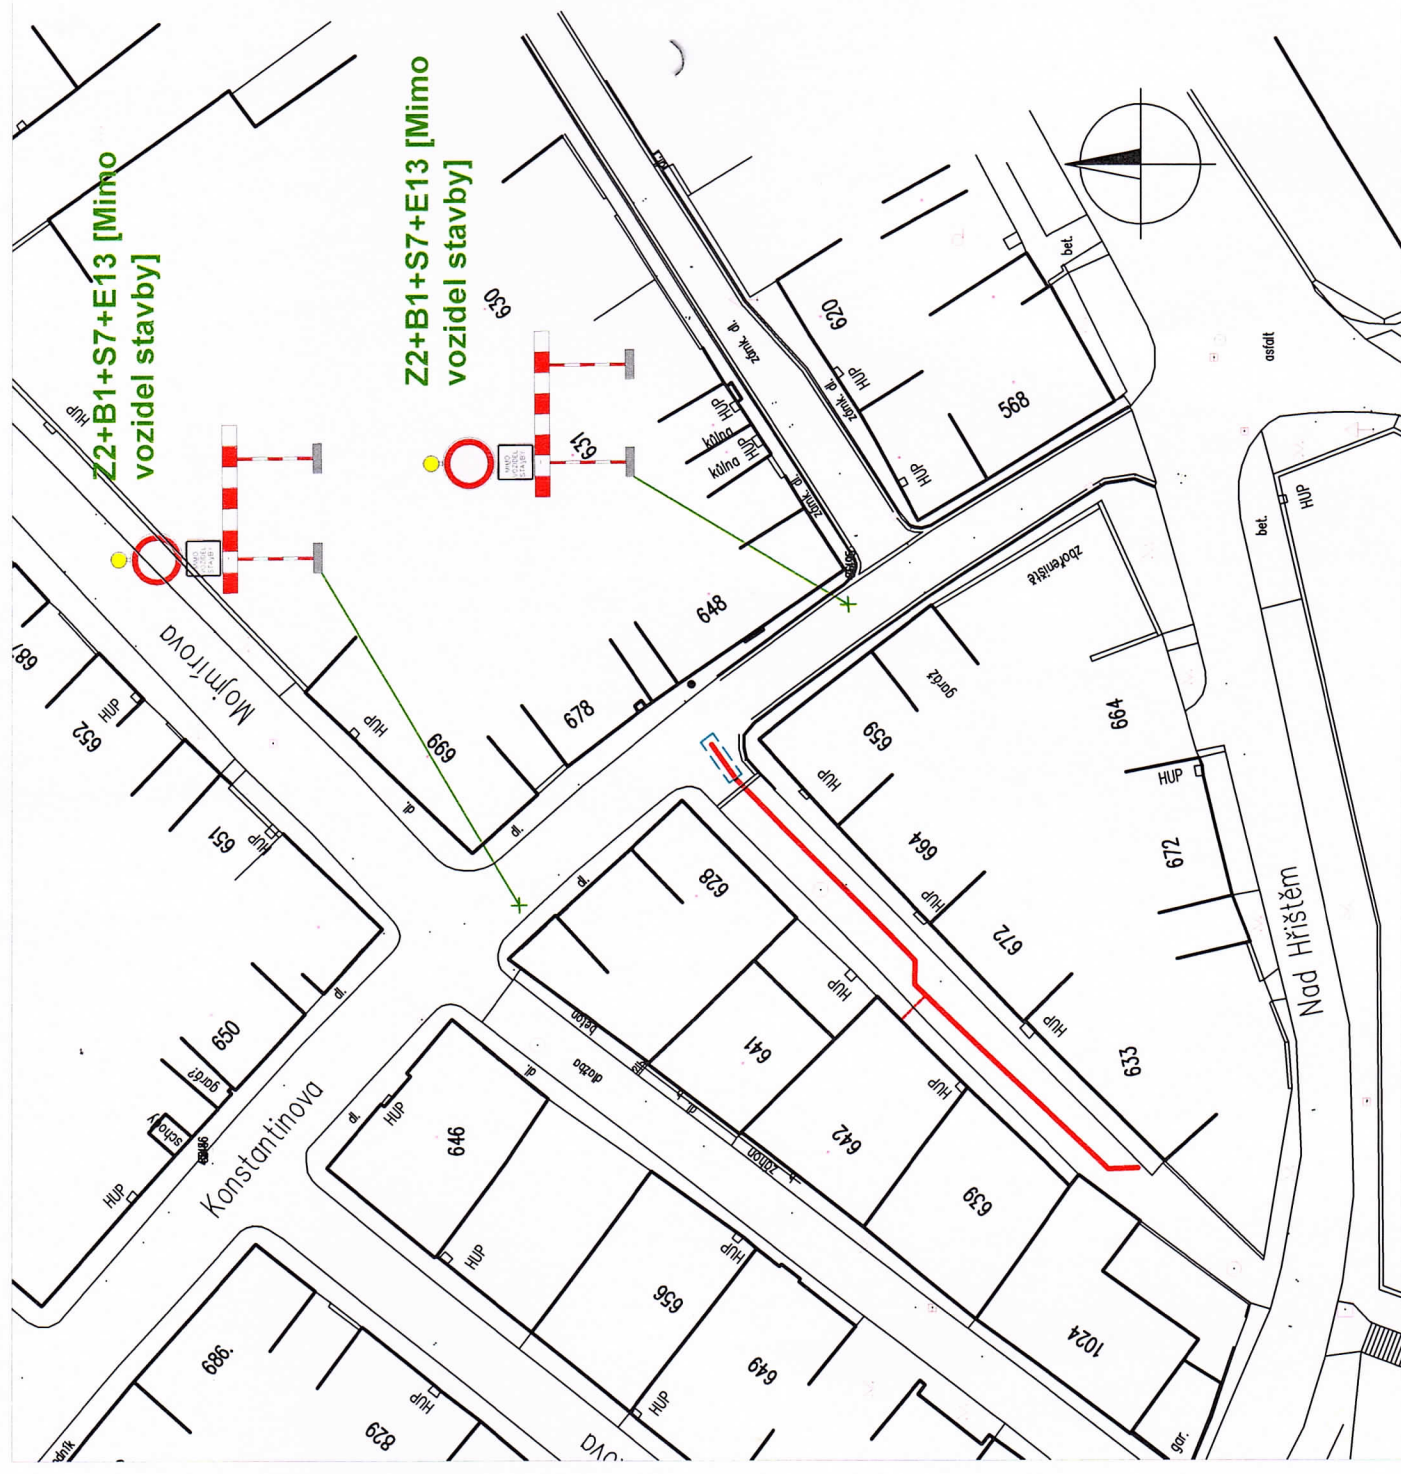

LEGENDA:

PROJEKTOVANÁ REKONSTRUKCE VODOVODU - OTEVŘENÝ VÝKOP

HRANA VÝKOPU

B24
E13



PŘECHODNÉ DOPRAVNÍ ZNAČENÍ

**PŘECHODNÉ DOPRAVNÍ ZNAČENÍ - SITUACE
FÁZE PŘI PROVÁDĚNÍ STAVBY V ULICI KONSTANTINOVA**



VYPRACOVAL : S. Krejčí	ODP. PROJEKTANT : S. Krejčí	ČÍSLO ZAKÁZKY: 2023-01	STANISLAV KREJČÍ PROJEKTOVÁ A INŽENÝRSKÁ ČINNOST VE VÝSTAVĚ Dolany 601, 783 16 Dolany www.sk-projekt.cz
STAVEBNÍK: Slovácké vodárny a kanalizace, a.s. Za Olšávkou 290, Sady, 686 01 Uherské Hradiště	AKCE:	STARÉ MĚSTO, UL. KONSTANTINOVA REKONSTRUKCE ŘADU S-10	
PRÍLOHA: PŘECHODNÉ DOPRAVNÍ ZNAČENÍ - SITUACE		DATUM 02 / 2023	FORMÁT 2 A4
		STUPEŇ DUSP+DPS	MĚŘÍTKO: 1 : 500
		PRÍLOHA Č. G.2	PARÉ Č. 4